




COMPOSTAGGIO - sez. "A-A" - scala 1:250

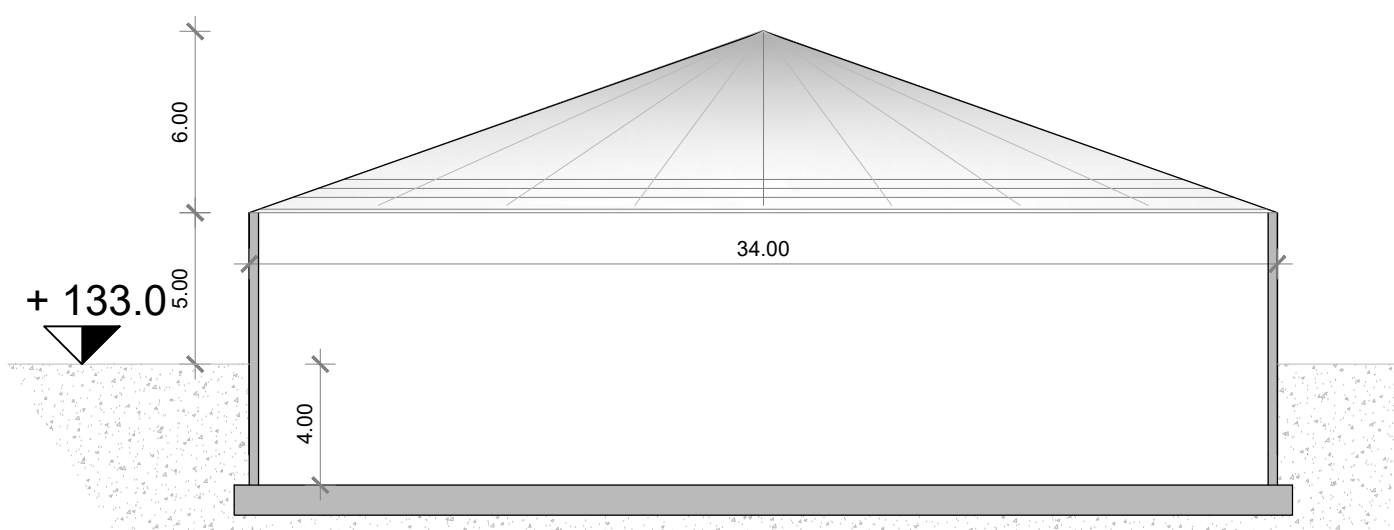


STOCCAGGIO BIOMASSA LIQUIDA - vista "C-C" - scala 1:250

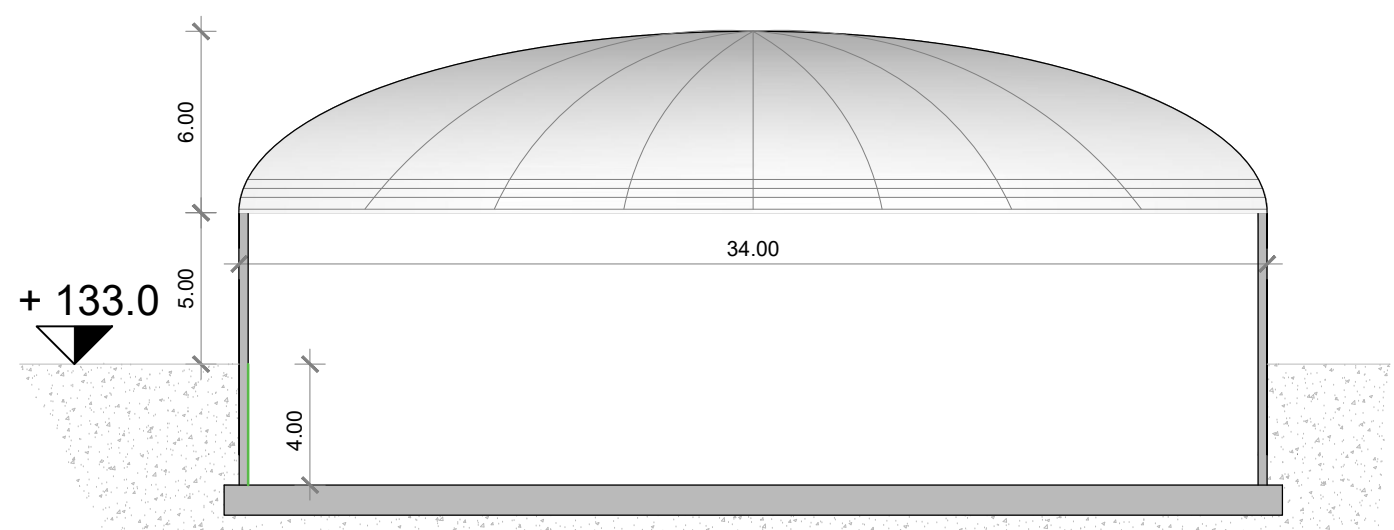


STOCCAGGIO DIGESTATO - vista "D-D" - scala 1:250

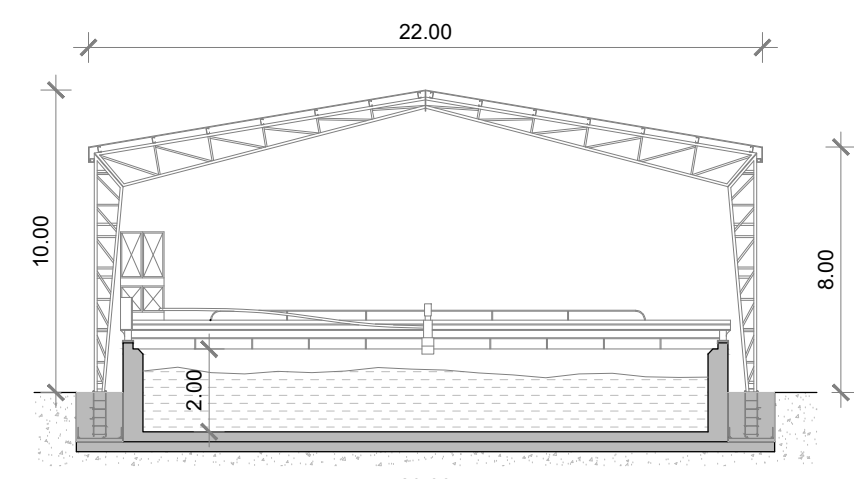


COMPOSTAGGIO - sez. "B-B" - scala 1:250

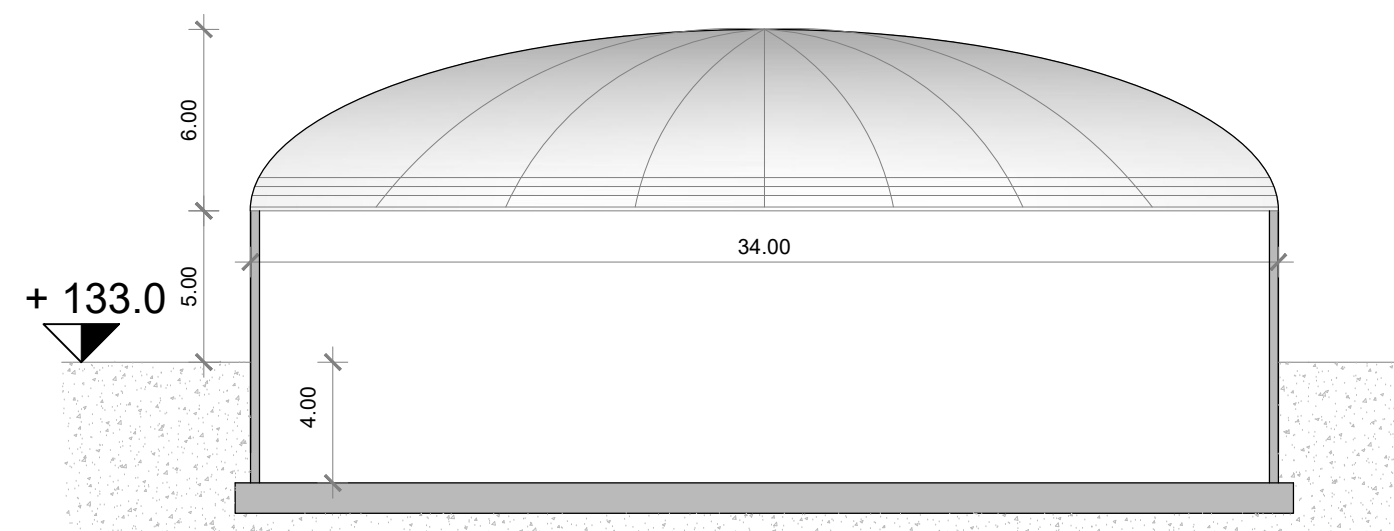


POST-FERMENTATORE - vista "E-E" - scala 1:250

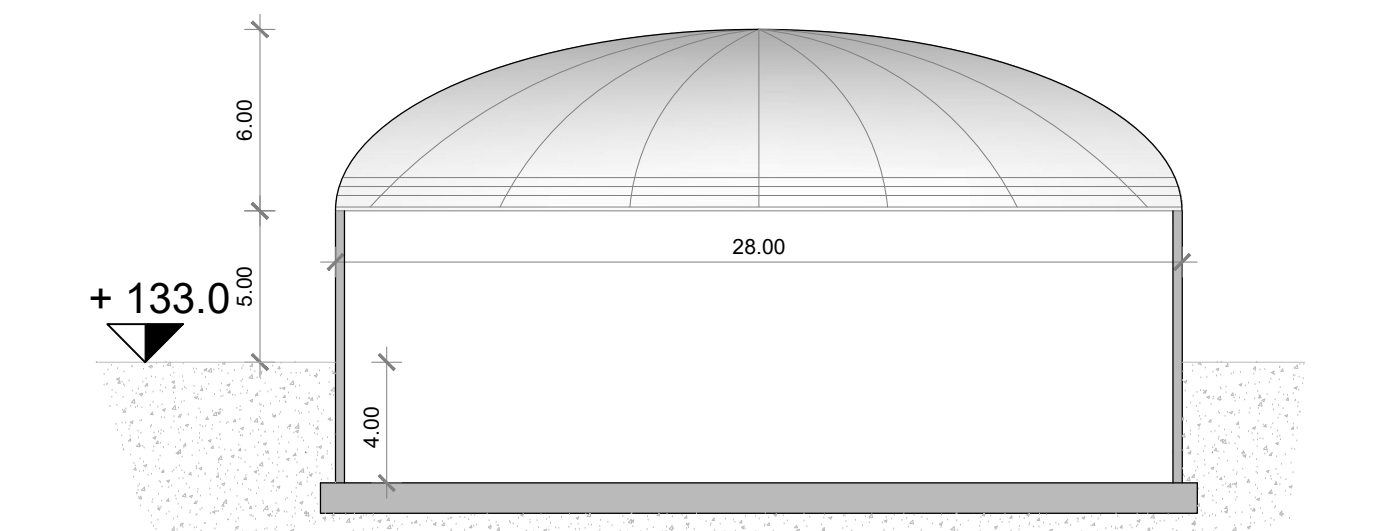


FERMENTATORE - vista "F-F" - scala 1:250

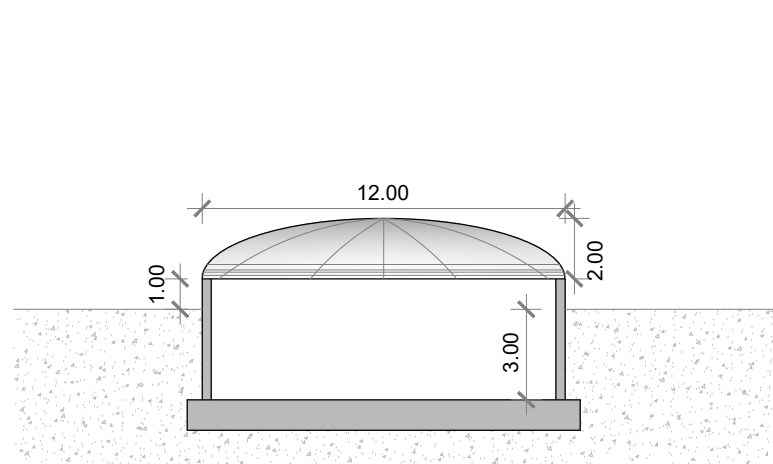


PREVASCA - sez. "H-H" - scala 1:250

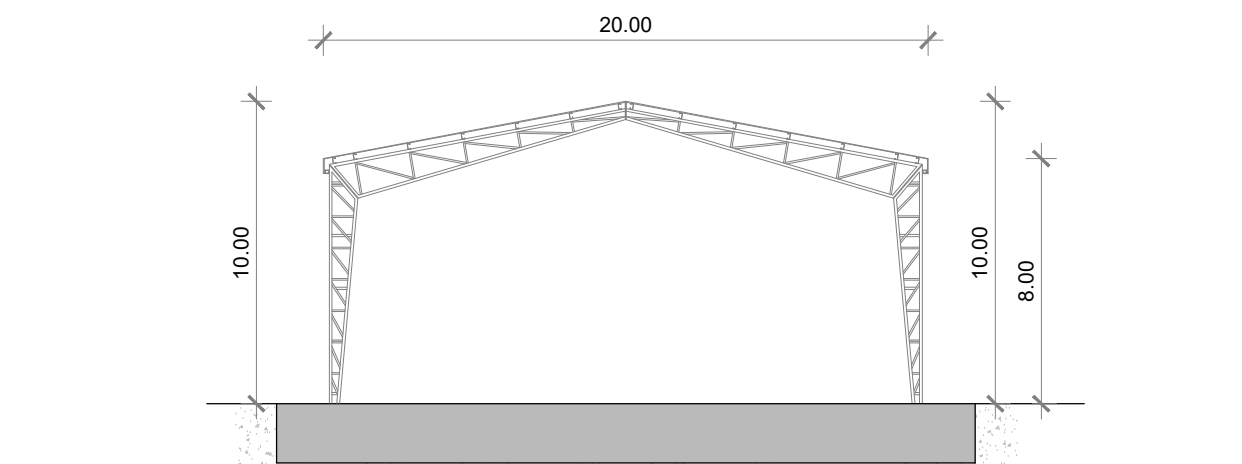


AREA MOVIMENTAZIONE BIOMASSE - sez. "L-L" - scala 1:250

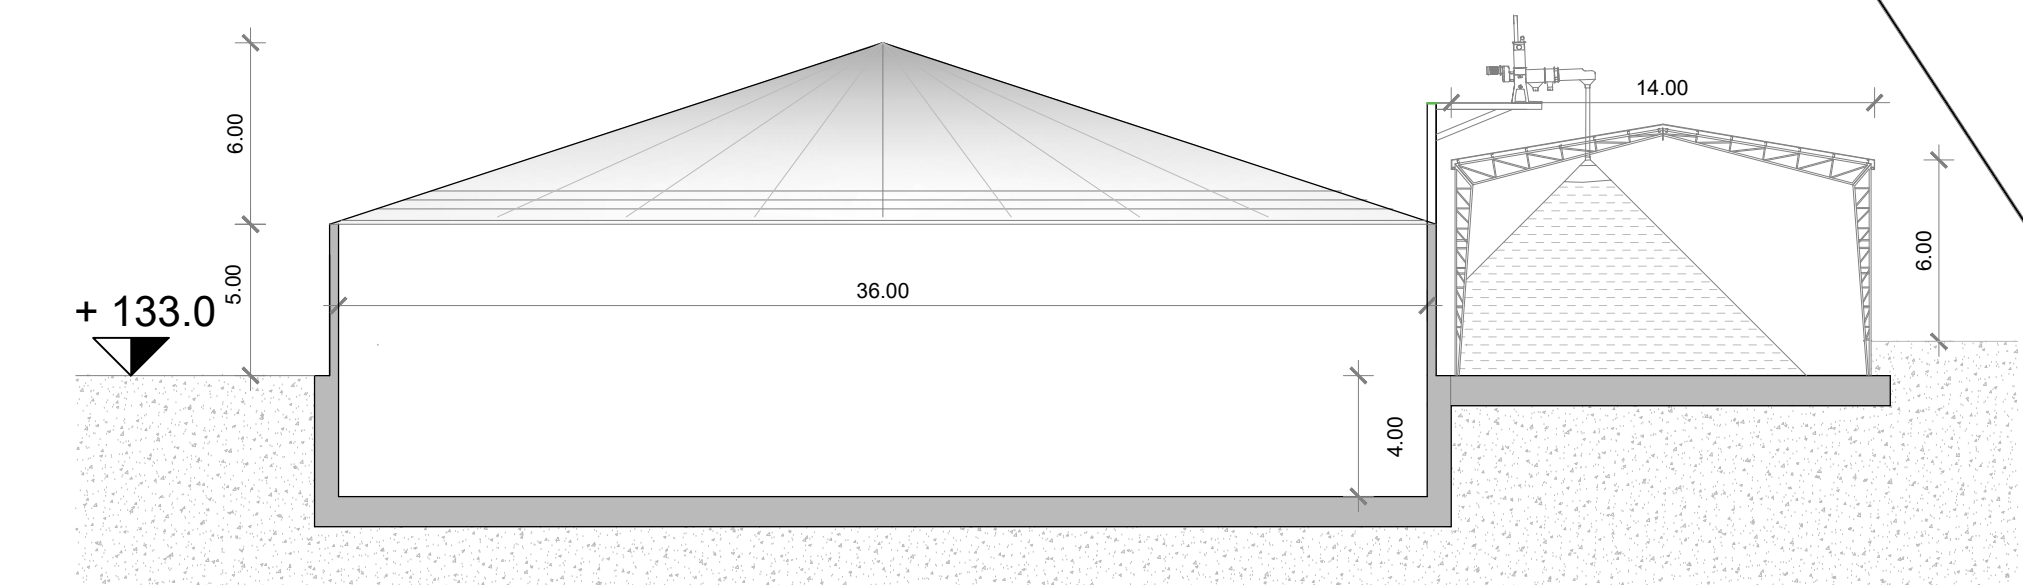


STOCCAGGIO DIGESTATO - vista "D-D" - scala 1:250

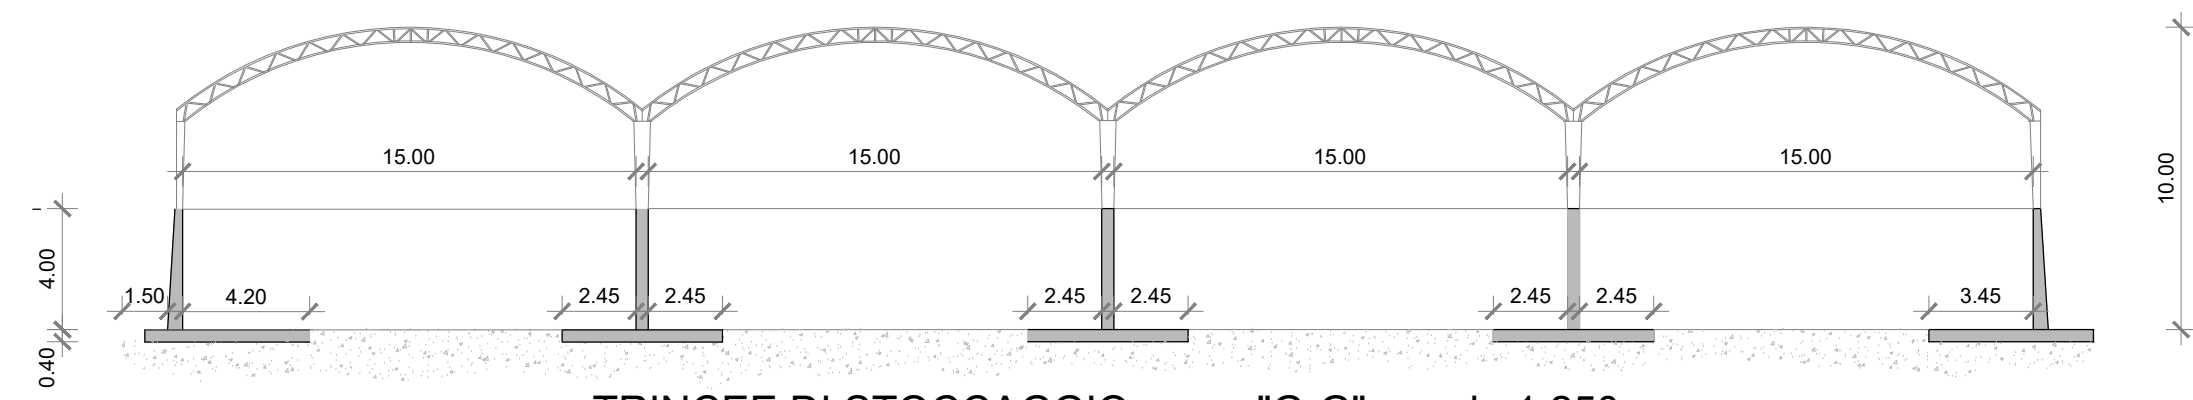


TRINCEE DI STOCCAGGIO - sez. "G-G" - scala 1:250

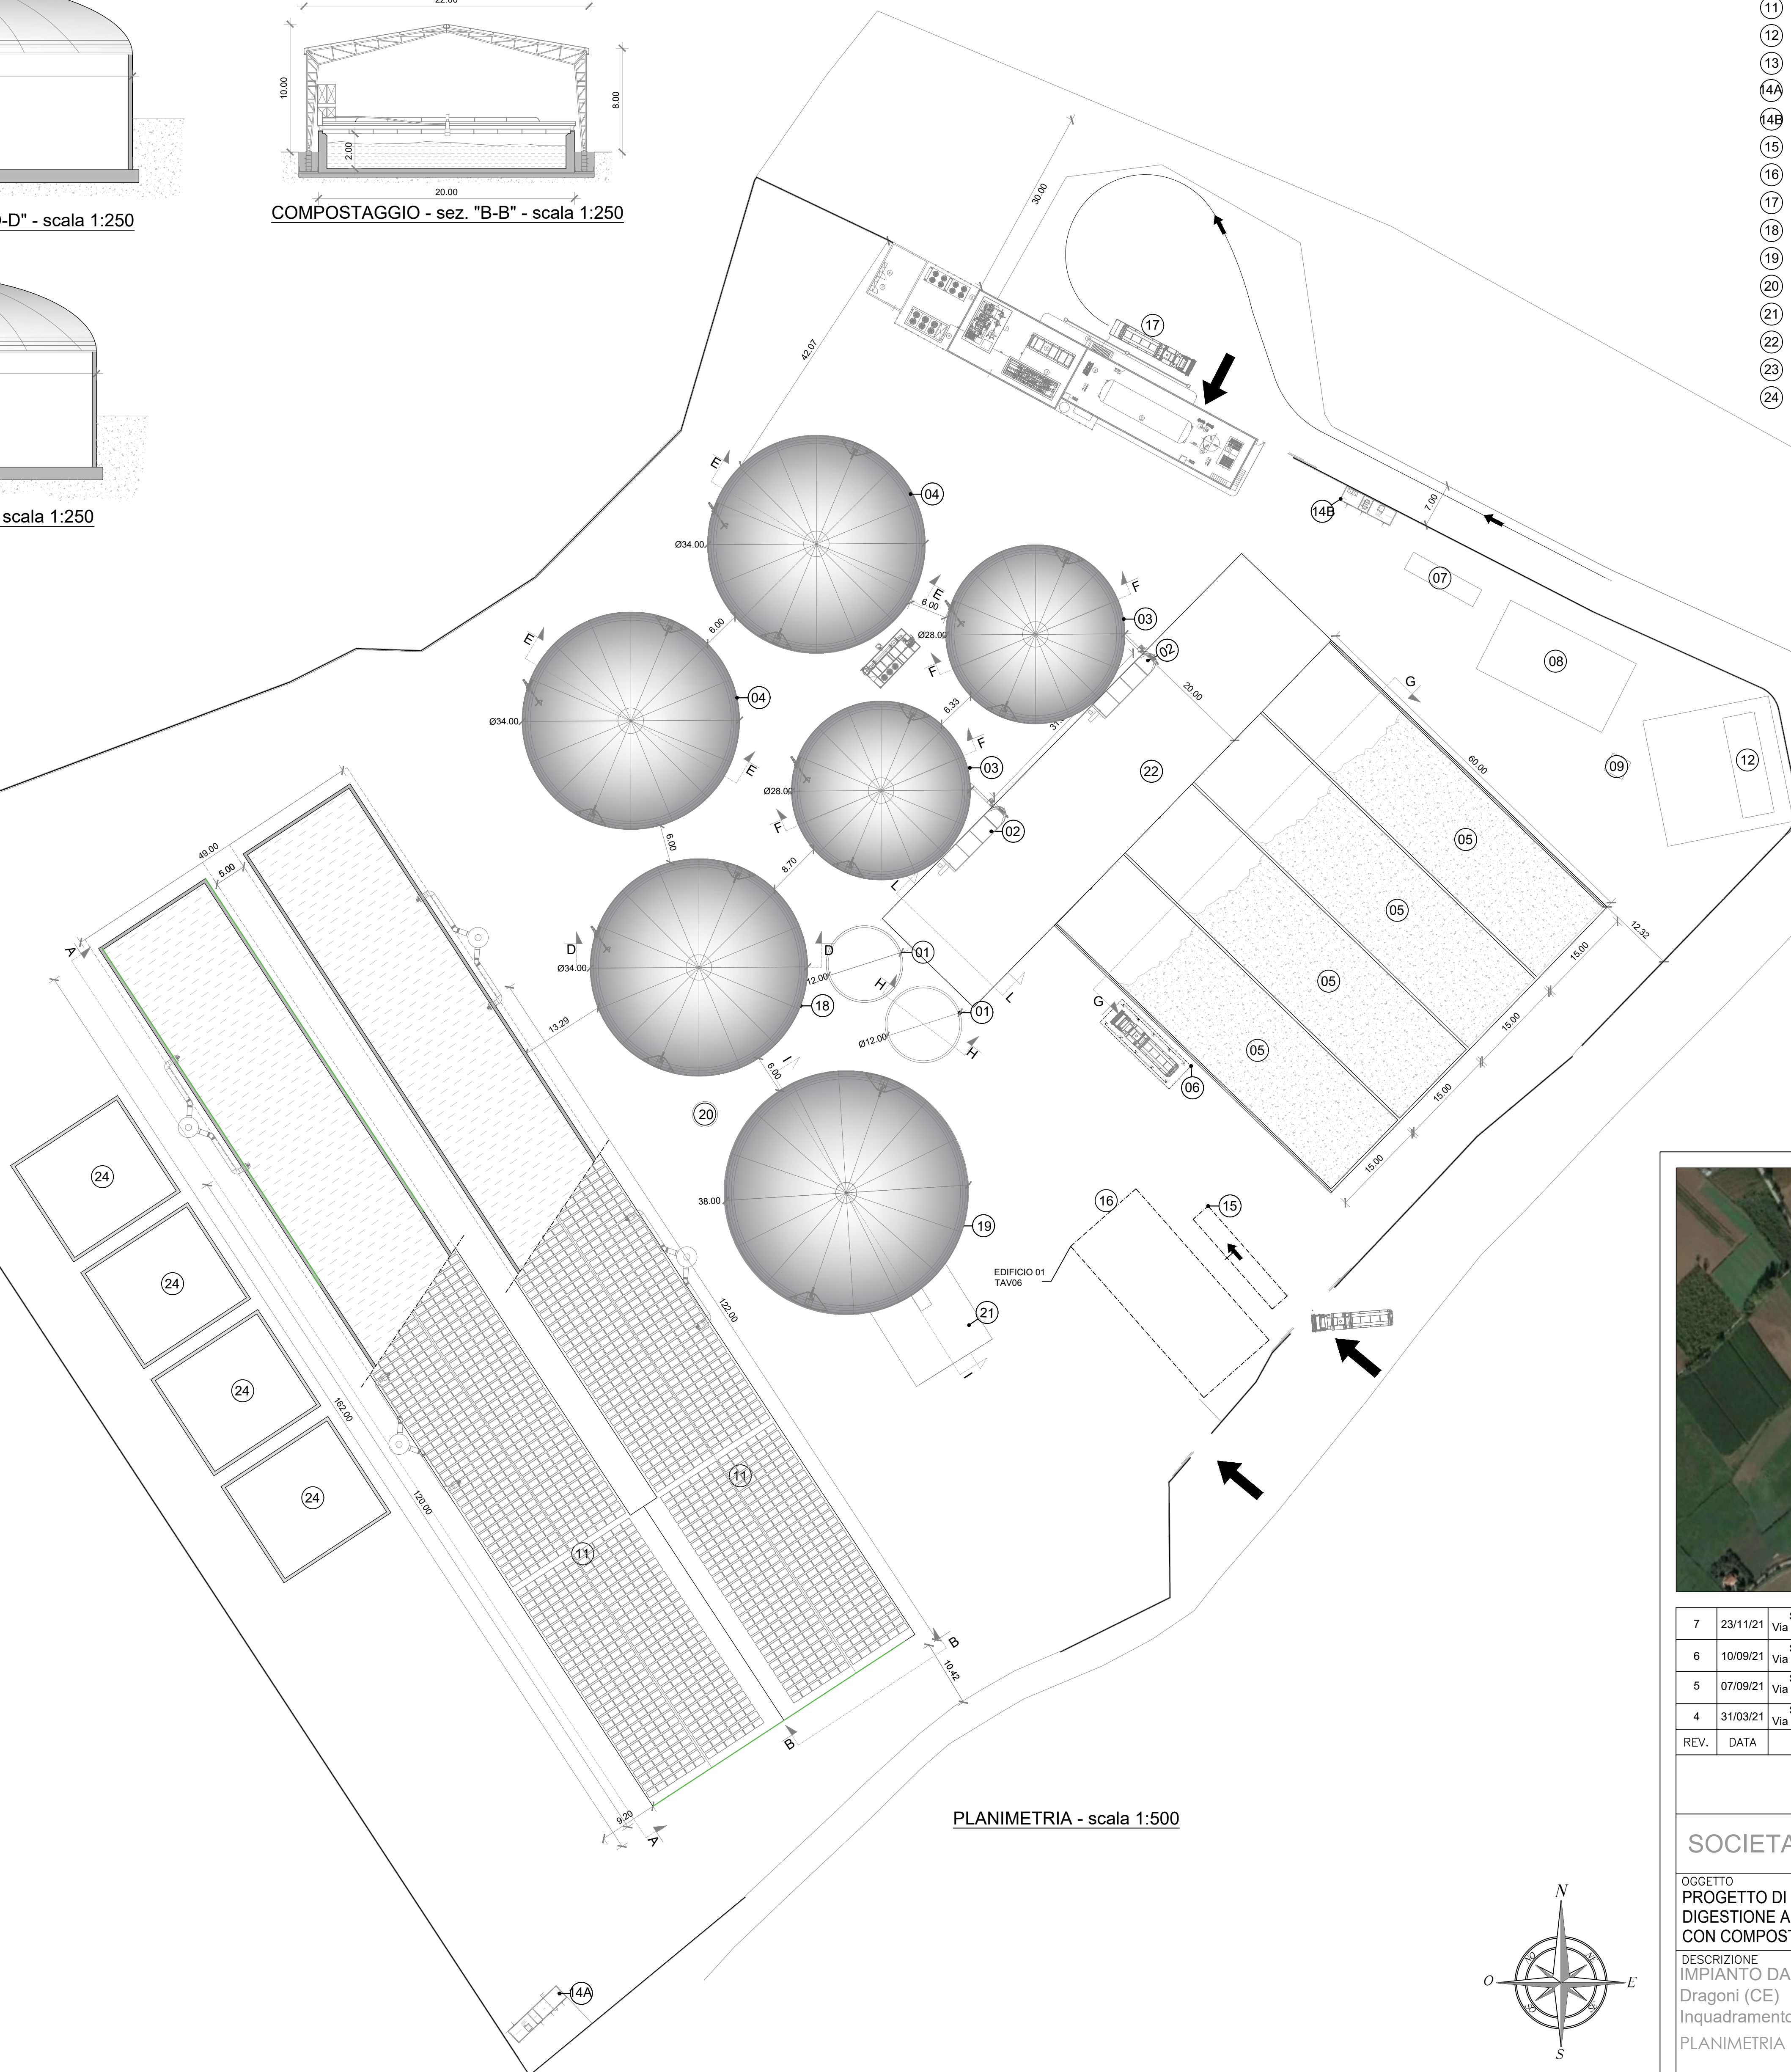

PLANIMETRIA - scala 1:500

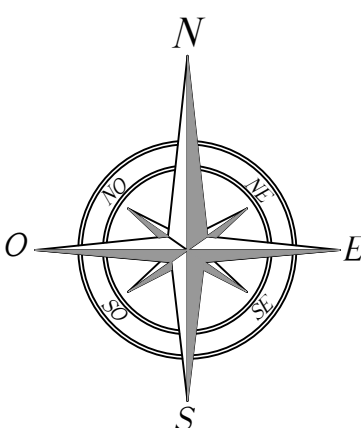

- LEGENDA**
- 01 PREVASCA COPERTA DI CARICO - diam. 12 mt, h. 5 mt
 - 02 TRAMOGGIA DI CARICO BIOMASSE SOLIDE
 - 03 DIGESTORE ANAEROBICO FERMENTATORE (diam. 28 mt, h. 9 mt)
 - 04 DIGESTORE ANAEROBICO POST-FERMENTATORE (diam. 34 mt, h. 9 mt)
 - 05 TRINCEE PER LO STOCCAGGIO DELLE BIOMASSE (n. 4 - dim. 15x60 mt, h. 4 mt)
 - 06 UNITA' DI DISINFEZIONE MEZZI IN ENTRATA
 - 07 COGENERATORE A BIOGAS - pot. el. 550 kW_e, pot. term. 578 kW_t
 - 08 GRUPPO DI UPGRADING PER LA PRODUZIONE DI BIOMETANO
 - 09 TORCIA DI COMBUSTIONE DI EMERGENZA 1250 Smc/h
 - 10 CENTRALE DI POMPA E DISTRIBUZIONE DIGESTATO
 - 11 IMPIANTO DI COMPOSTAGGIO (n. 2 - dim. 120x20 mt, h. vasca 2 mt - h. tettoia di copertura 8 mt)
 - 12 VASCA ACCUMULO IDRICO ANTINCENDIO
 - 13 IMPIANTO DI LIQUEFAZIONE LNG
 - 14A BLOCCO CABINA M.T. DI CONSEGNA
 - 14B BLOCCO CABINA M.T. DI TRASFORMAZIONE
 - 15 PESA
 - 16 UFFICI
 - 17 PUNTO DI CARICAMENTO CISTERNA
 - 18 STOCCAGGIO BIOMASSA LIQUIDA (diam. 34mt h. 9mt)
 - 19 STOCCAGGIO DIGESTATO (diam. 38mt h. 9mt)
 - 20 SERBATOIO PRELIEVO DIGESTATO
 - 21 PLATEA SEPARATO SOLIDO COPERTA CHIUSA AI LATI CON TELI RIMOVIBILI
 - 22 AREA DI MOVIMENTAZIONE BIOMASSE COPERTA CHIUSA AI LATI CON TELI RIMOVIBILI
 - 23 IMPIANTO DI ESTINZIONE A SCHIUMA
 - 24 BIOFILTRO (20x18x2 mt)

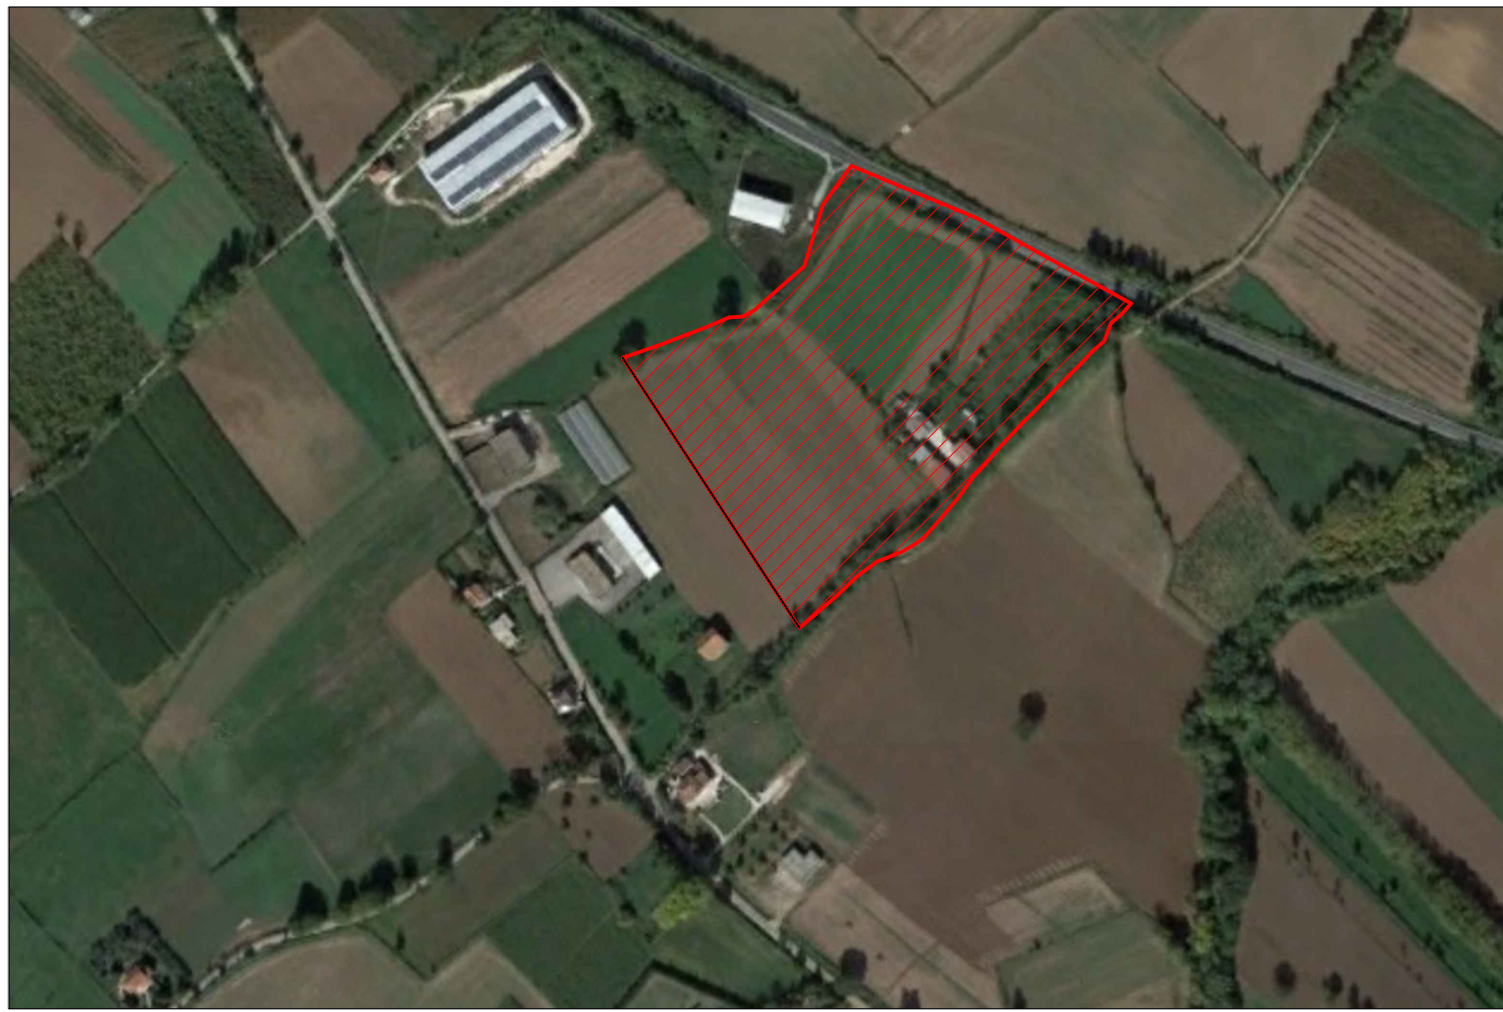

7	23/11/21	SCOOP s.c.a.r.l. Via Berthollet 39, Torino	Settima emissione	Ing. Battiloro	---
6	10/09/21	SCOOP s.c.a.r.l. Via Berthollet 39, Torino	Sesta emissione	Ing. Battiloro	---
5	07/09/21	SCOOP s.c.a.r.l. Via Berthollet 39, Torino	Quinta emissione	Ing. Battiloro	---
4	31/03/21	SCOOP s.c.a.r.l. Via Berthollet 39, Torino	Quarta emissione	Ing. Battiloro	---
REV.	DATA	DIS.	DESCRIZIONE	VERIF.	APPROV.

DIR. PROGETTO: Ing. Alberto Battiloro

SOCIETA' AGRICOLA CANNAVINA BIOMETANO R.LS

OGGETTO
PROGETTO DI IMPIANTO PER PRODUZIONE DI BIO METANO DALLA
DIGESTIONE ANAEROBICA DI BIOMASSE AGRICOLE E ZOOTECHICHE
CON COMPOSTAGGIO

DESCRIZIONE
IMPIANTO DA 500 Smc/h - PRODUZIONE LNG
Dragoni (CE)
Inquadramento catastale - Foglio 13 part. 5043-5045
PLANIMETRIA GENERALE

SCALA

varie

TAVOLA

02

IL PRESENTE DISEGNO E' DI NOSTRA PROPRIETA' ED E' SOTTO LA PROTEZIONE DELLA LEGGE SULLA PROPRIETA' LETTERARIA. NE E' QUINDI VIETATA PER QUALSIASI MOTIVO LA RIPRODUZIONE E CONSENSO A TERZI.