



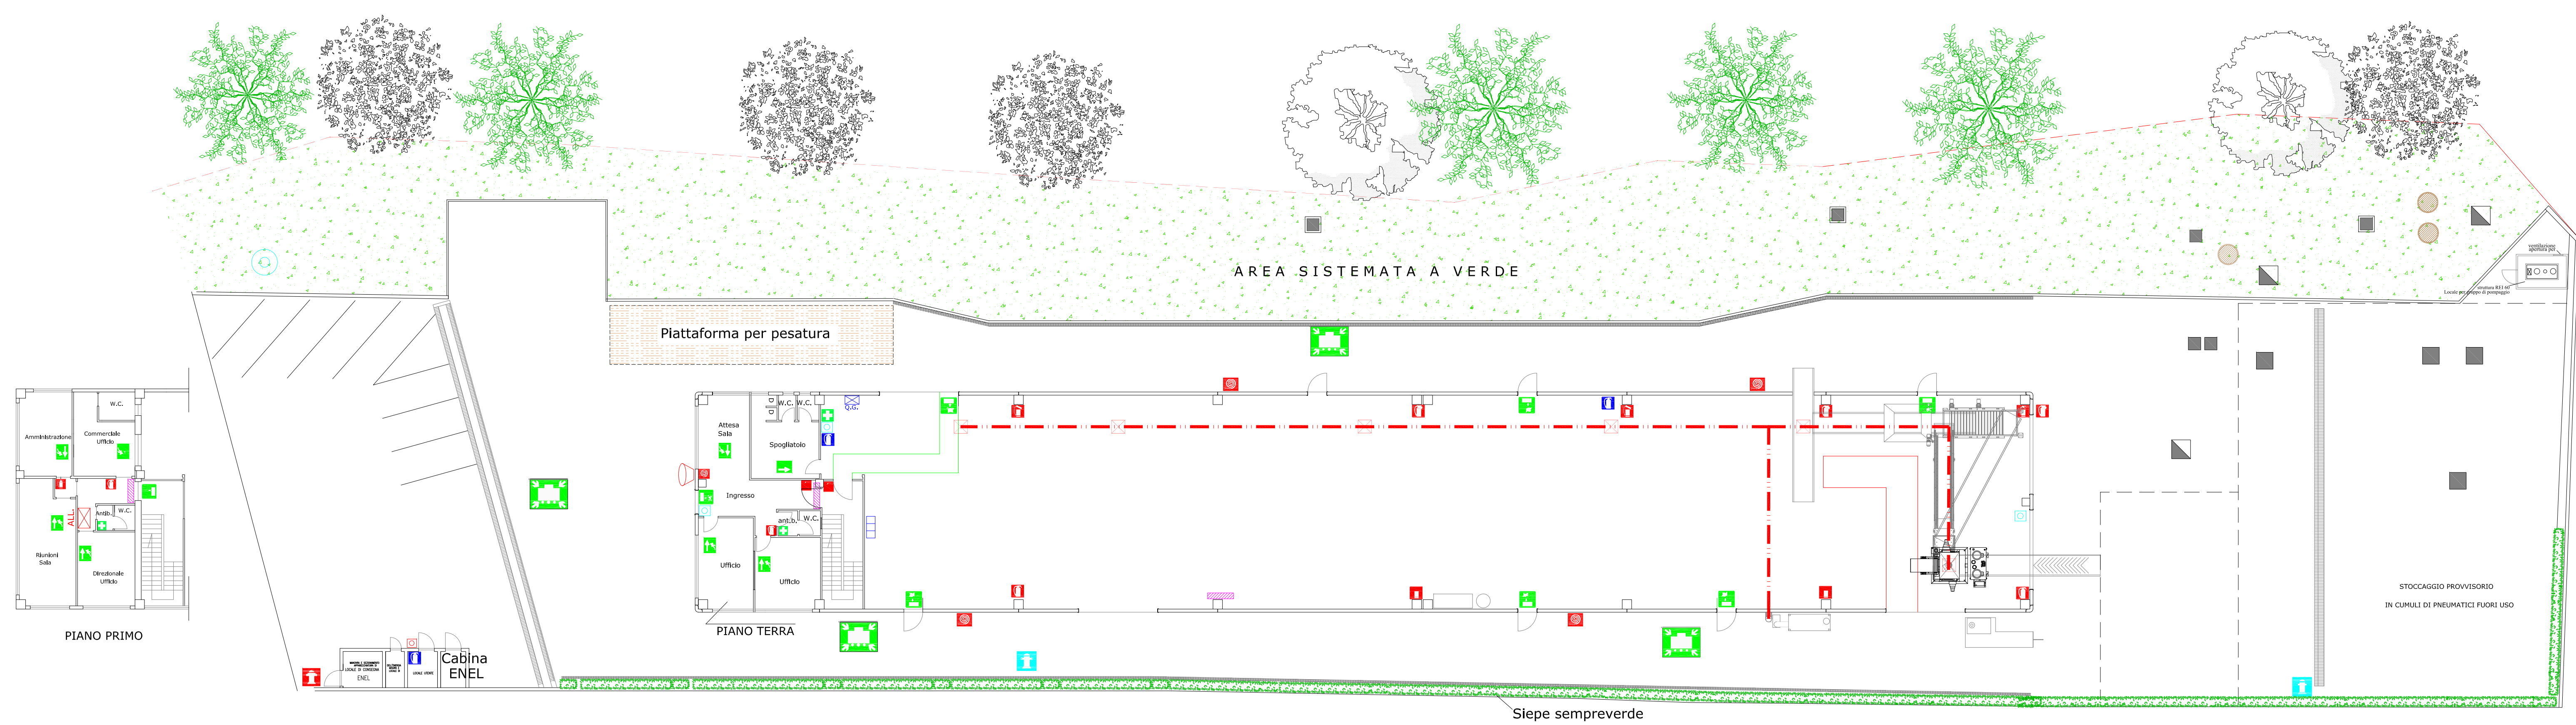

LEGENDA PRESIDI ANTINCENDIO	
	Cassetta idrante DN 45 (120 lit/min)
	Idrante soprasuolo DN 70 (300 lit/min)
	Tubazione interrata in polietilene 3"
	Tubazione interrata per riempimento riserva
	Attacco di mandata per motopompa V.V.F.F.
	Condotto aspirazione
	Centrale convenzionale a 2 zone
	Sirena incendio da esterni autoalimentata
	Estintore portatile a polvere da 6 kg
	Estintore portatile a CO2 da 5 kg
	Uscita di sicurezza
	Cassetta medica di primo soccorso
	Punto di raccolta
	Indicazione vie d'uscita
	Quadro elettrico generale
	Rivelatore lineare a riflessione convenzionale
	Unità catarifrangente
	Pulsante di sgancio
	Pulsante di allarme manuale
	Pannello di segnalazione luminoso e acustico

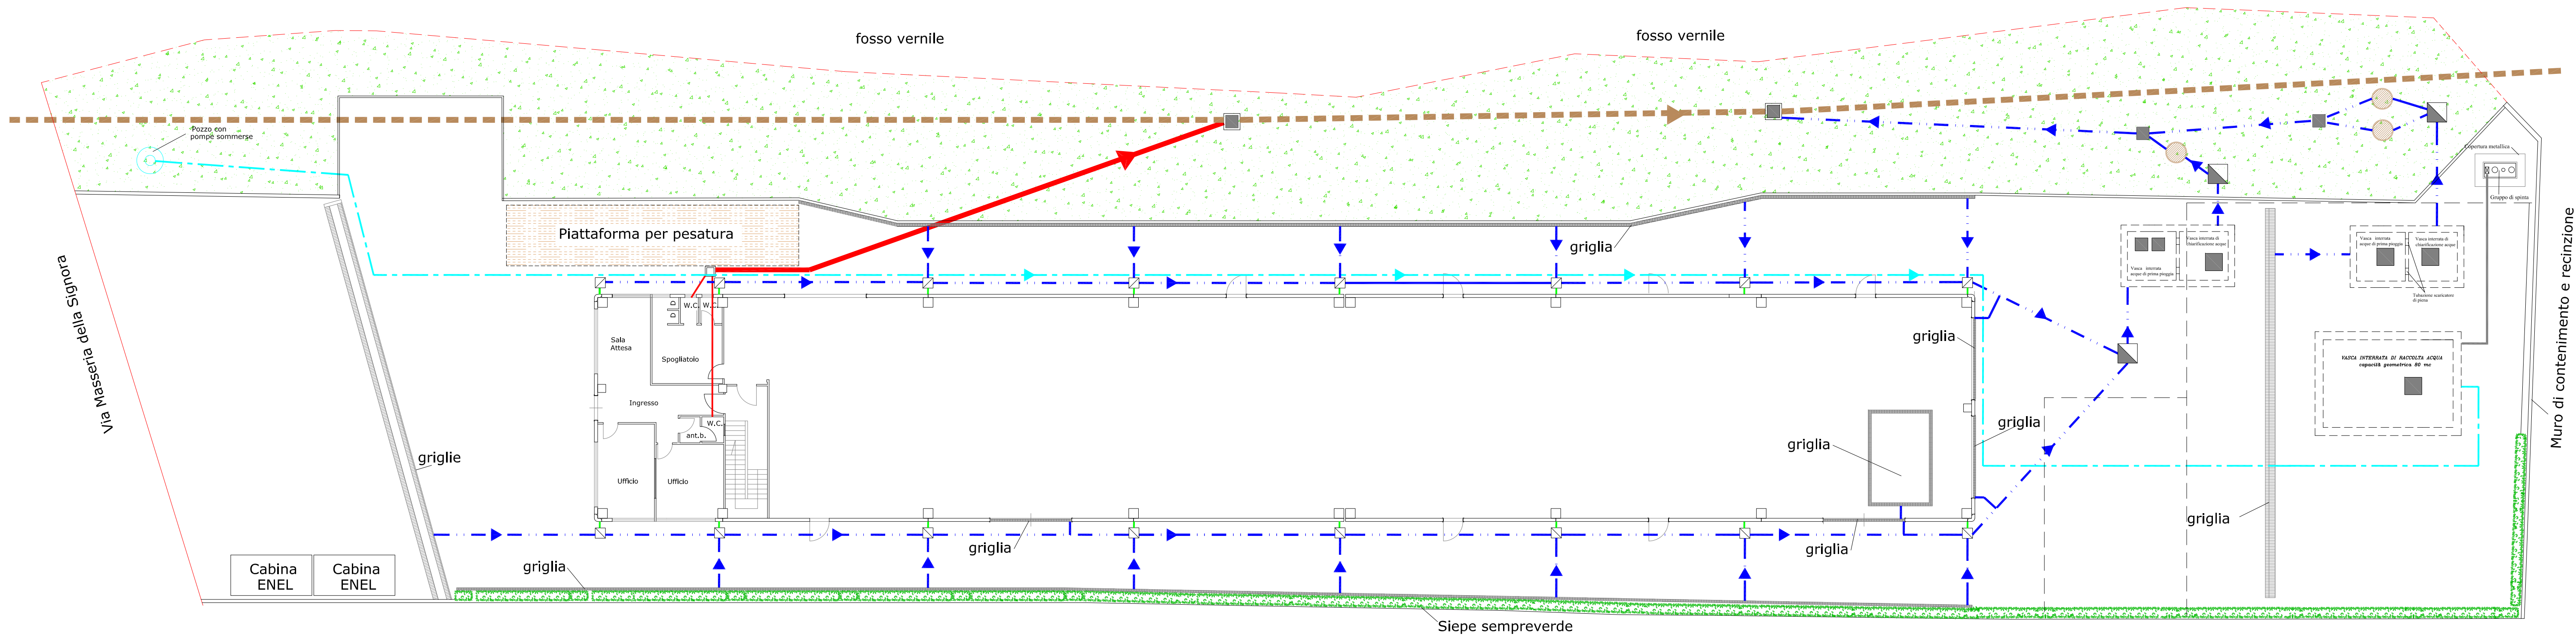


COMUNE DI MONTESARCHIO

Provincia di Benevento

Impianto di trattamento pneumatici fuori uso

Atti amministrativi precedenti :			
tavola :	contenuto : Ciclo acque meteoriche di dilavamento e di prima pioggia e reti fognarie Impianto antincendio - vie di esodo e presidi		
committente : Ecologia Panella Costanza s.r.l.	scala : 1:200	revisione : 0	data : Gennaio 2014
per presa visione, conferimento ed accettazione	Il Tecnico : geom. SICILIANO Giovanni		
	l' Amministratore		

Schema vasca di prima pioggia

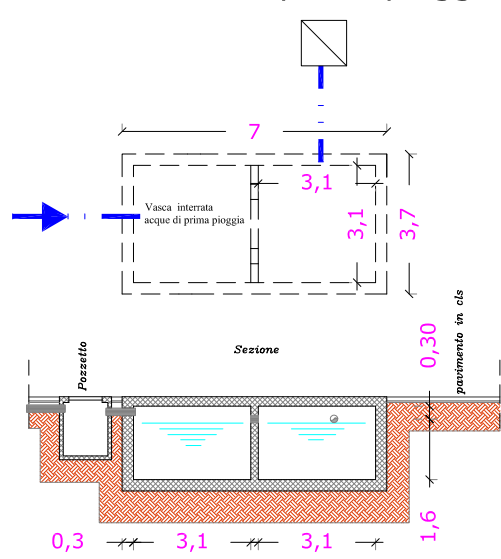

LEGENDA	
	Rete fognante comunale
	Rete di scarico acque nere
	Rete di scarico acque di dilavamento Ø200
	Rete di scarico acque bianche copertura Ø200
	Rete riempimento vasca antincendio dal pozzo
	Pozzetto d'ispezione
	Pozzetto
	Disoleatore
	Pozzetto fogna comunale